


位置図 S=1:10,000




藤沢処理分区管渠布設代替その1工事		
紫波郡矢巾町医大通二丁目地内		
種 別	位置図	令和7年度
	縮尺 図示	NO 1 IN 8
矢 巾 町		

系統図 S=1:1000

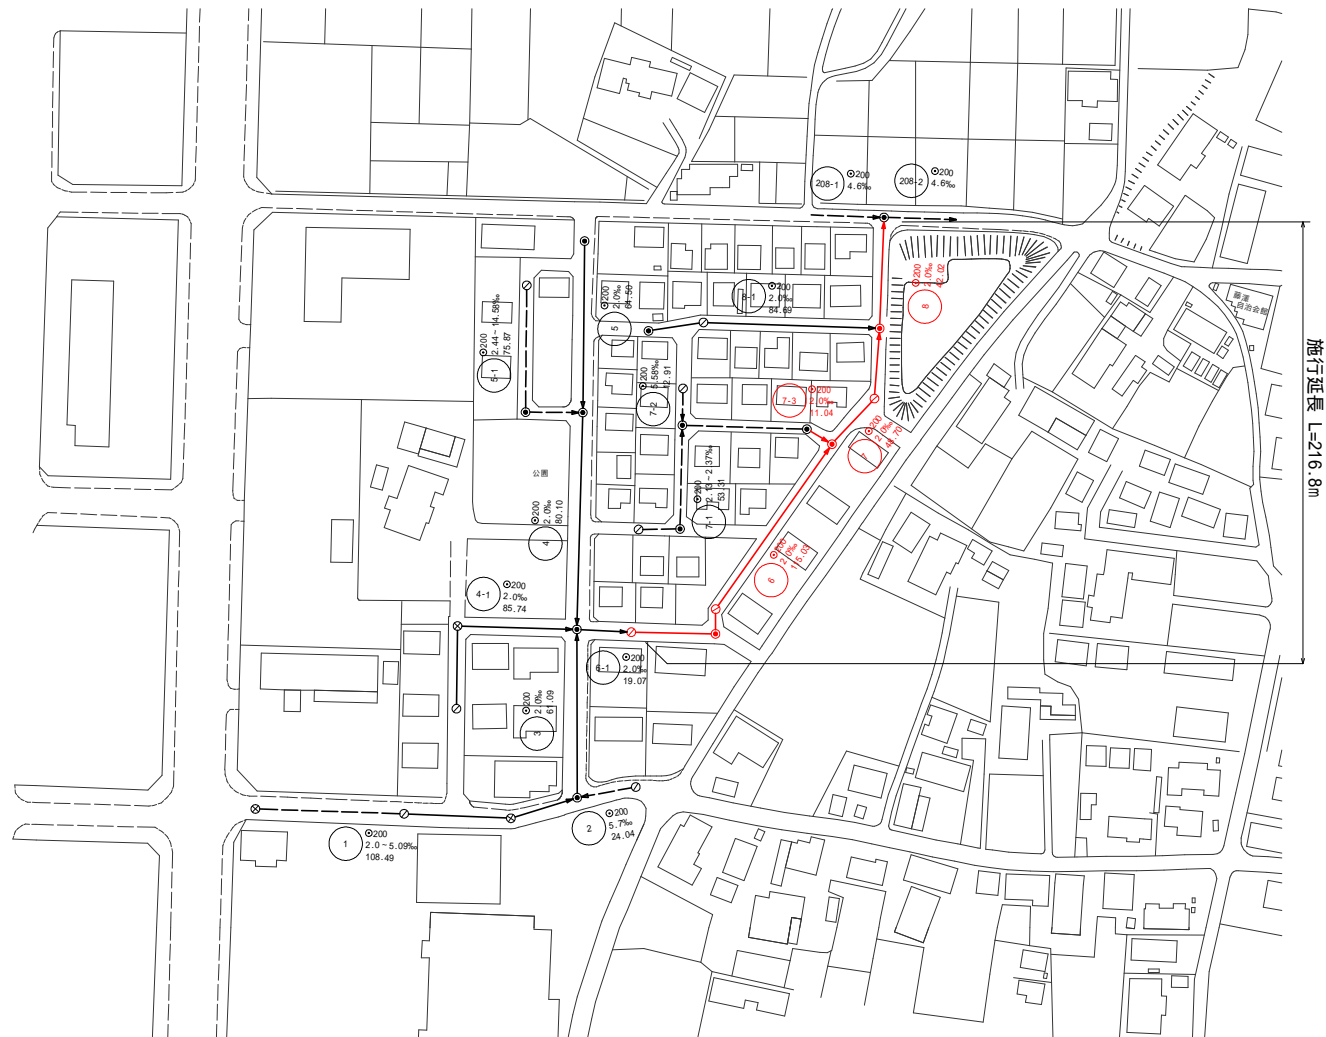

藤沢処理分区分渠布設替その1工事		
紫波都矢巾町匠大通二丁目地内		
種	系 統 図	令和7年度
	縮 尺 図 示	NO 2
別		IN 8
矢 巾 町		

平面図 S=1:500



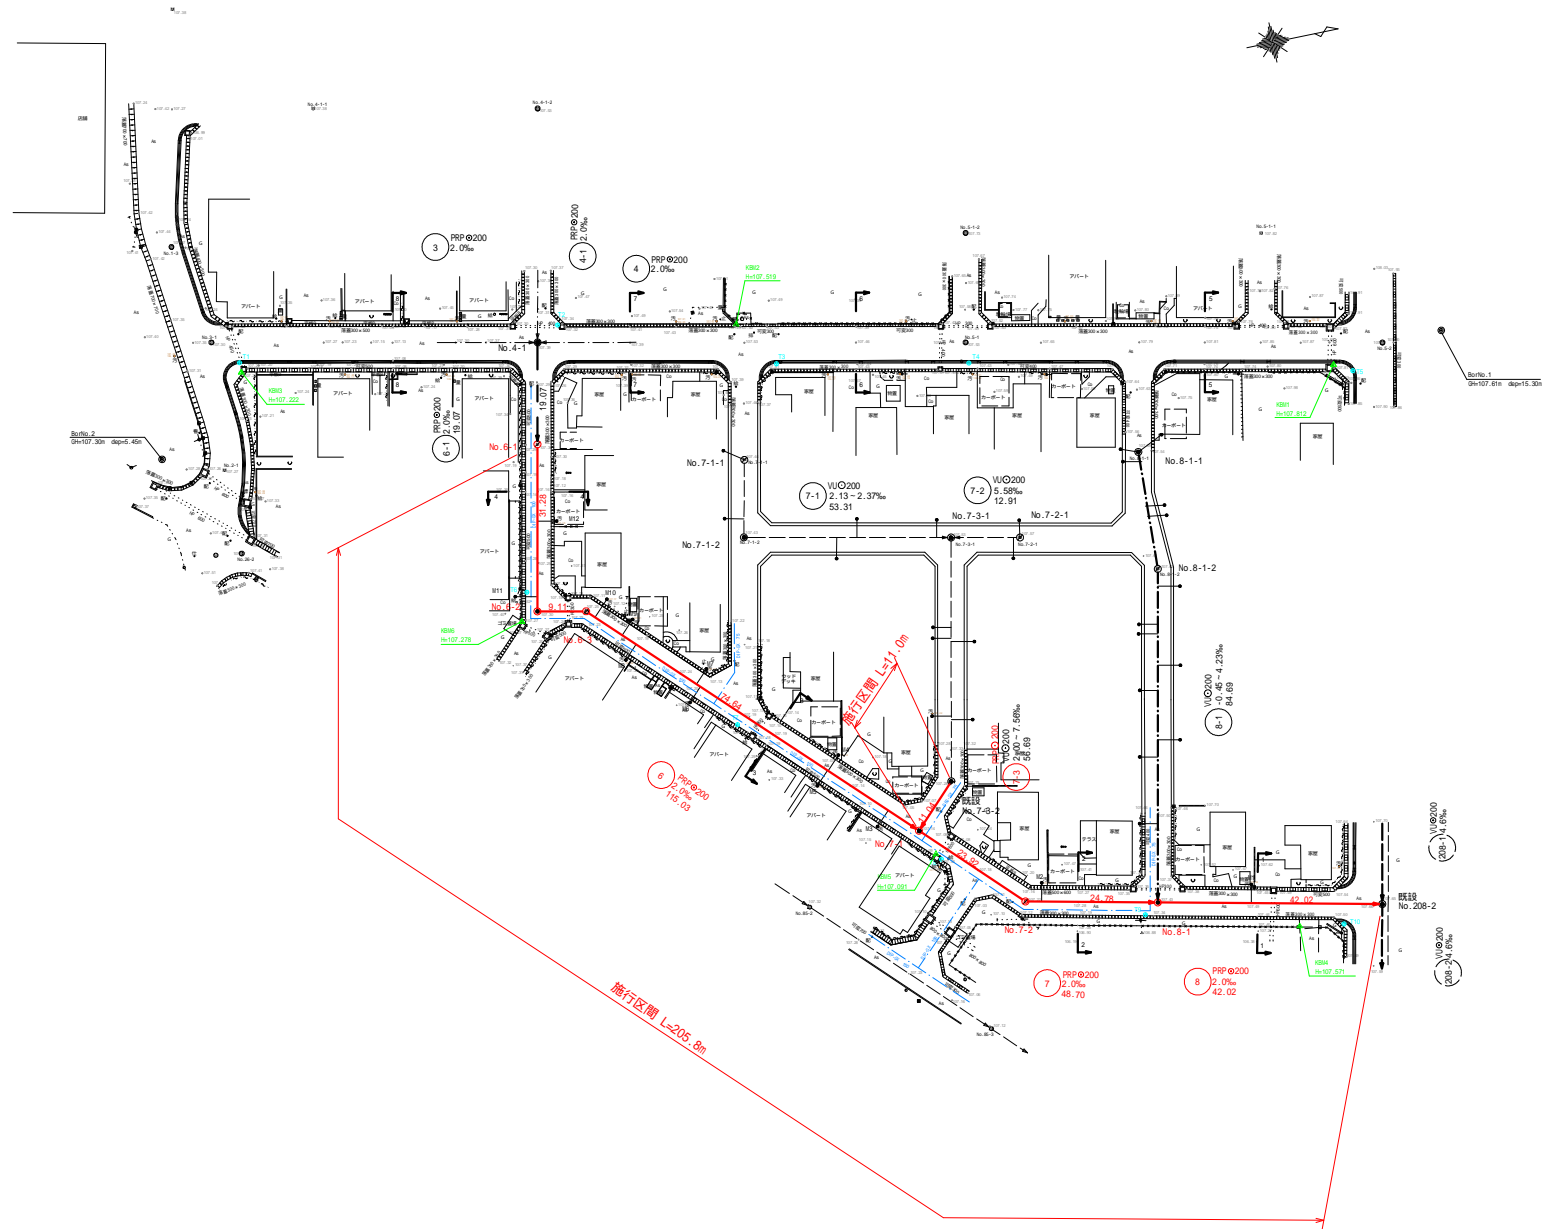


路線番号			
6-1	6	7	8

藤沢処理分区分管渠布設替その1工事			
紫波郡矢巾町医大通二丁目地内			
種別	平面図		令和7年度
	縮尺	図示	NO 3 IN 8
矢巾町			

縦断図

H=1:500
V=1:100

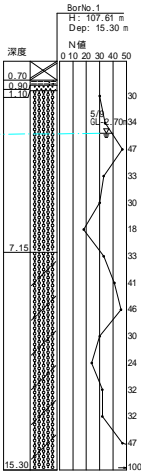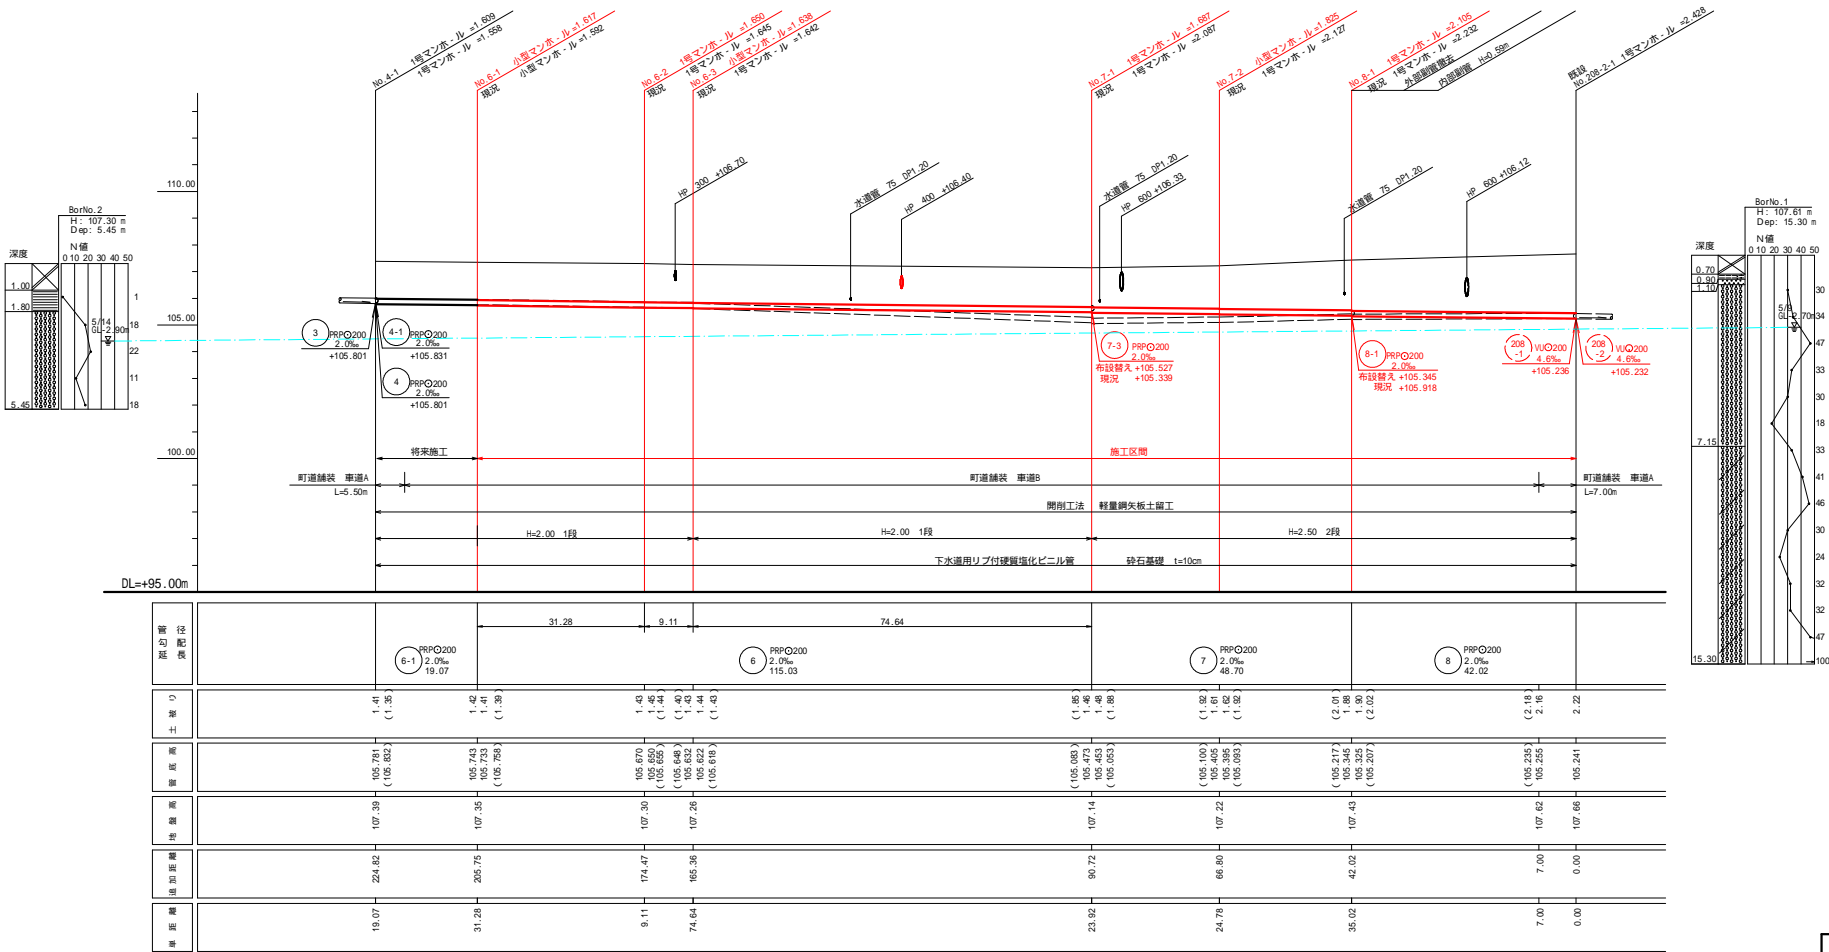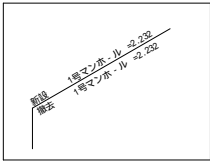



路線番号			
6-1	6	7	8

藤沢処理分区分管渠布設替その1工事			
紫波郡矢巾町医大通二丁目地内			
種別	縦断図	令和7年度	
	縮尺 図示	NO 4	IN 8
矢 巾 町			

() 内は、既設数値

縦断図

H=1:500
V=1:100



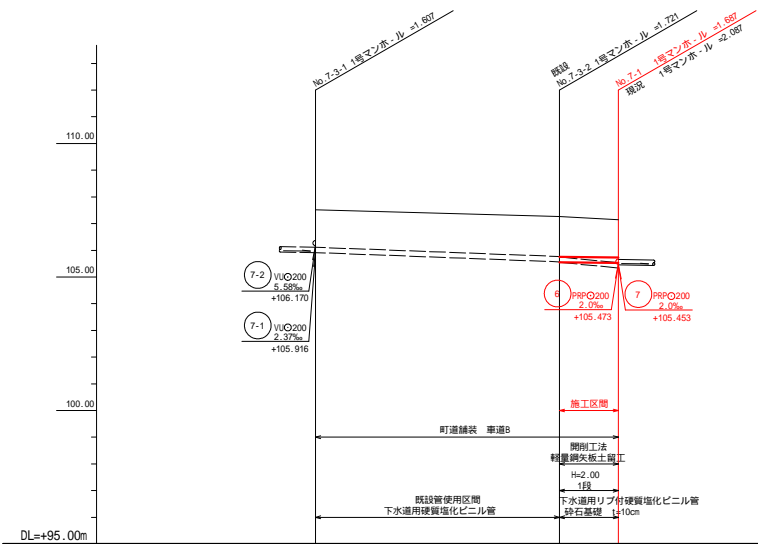
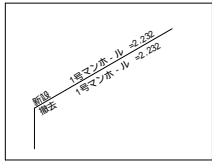


管径配長		45.65 7.56‰ 7-3 56.69	11.04 2.0‰	
管径	1.40	1.50	1.50	1.40
管底	105.913	105.569	105.549	105.527
管底	107.32	107.27	107.27	107.14
管底	56.69	11.04	0.00	
管底	45.65	11.04	0.00	

路線番号
7-3

藤沢処理分区管渠布設替その1工事		
紫波郡矢巾町医大通二丁目地内		
種別	縦断図	令和7年度
	縮尺 図示	NO 5
		IN 8
矢巾町		

横断図 S=1:100

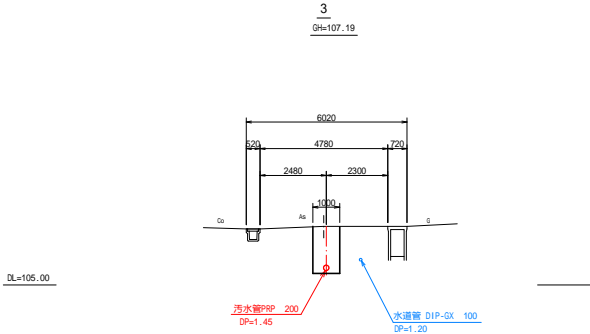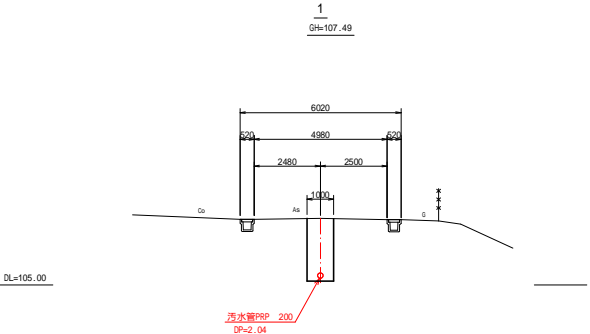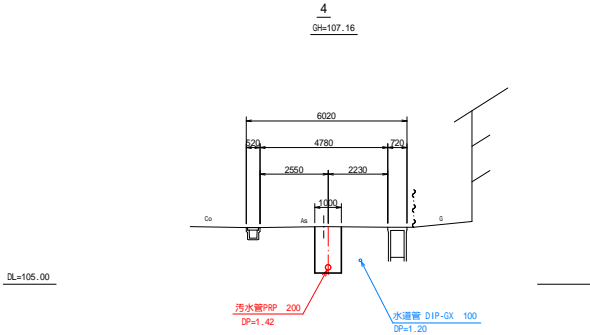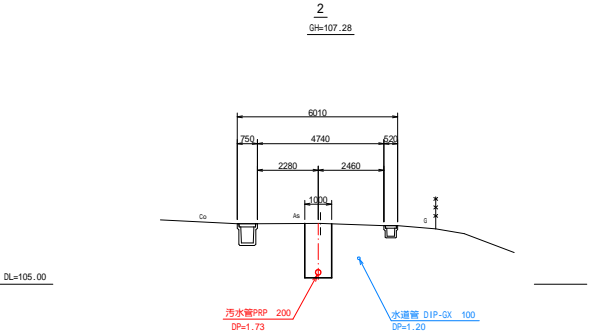


路線番号		
6	7	8

藤沢処理分区管渠布設替その1工事		
紫波郡矢巾町医大通二丁目地内		
種別	横断図	令和7年度
	縮尺 図示	NO 6 IN 8
矢巾町		


管布設図・舗装復旧標準図 S=1:30

土工図

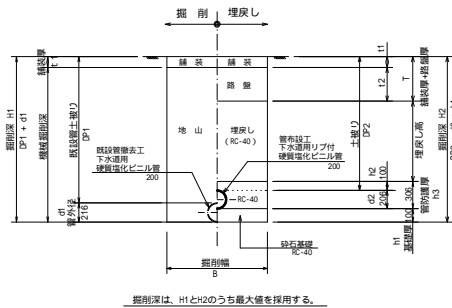

掘削深は、H1とH2のうち最大値を採用する。


覆土工工

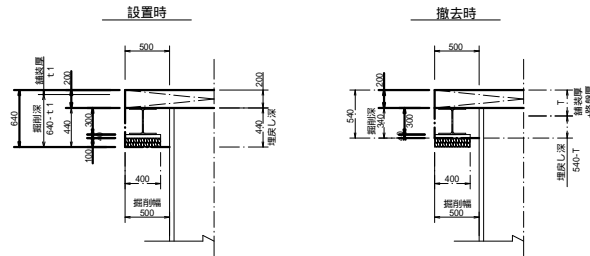


仮設図

軽量鋼矢板

平面図

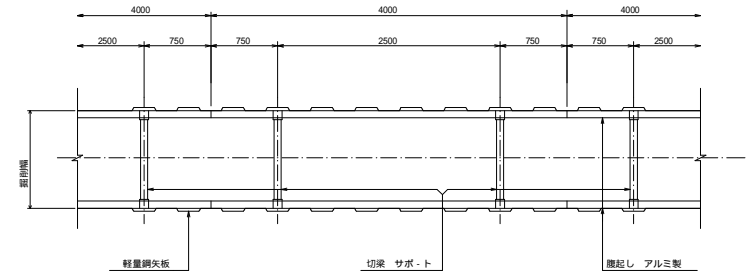


断面図

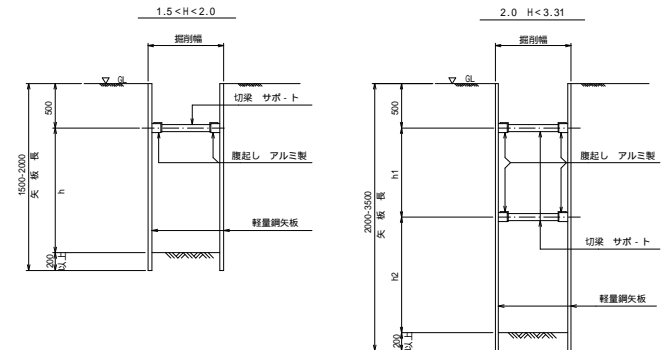


覆工断面図


マンホール部

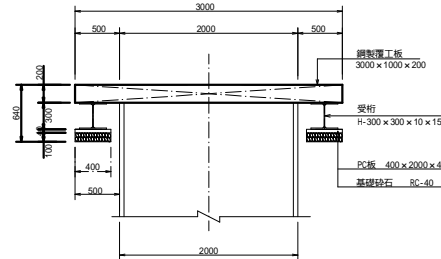


舗装復旧図

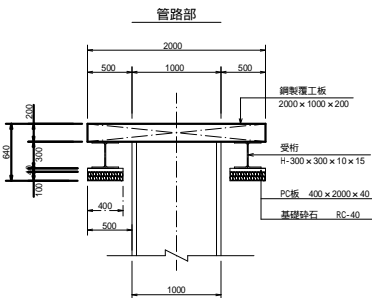

仮復旧

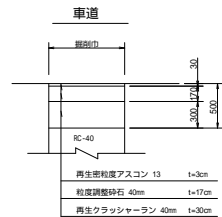

取付管撤去復旧図

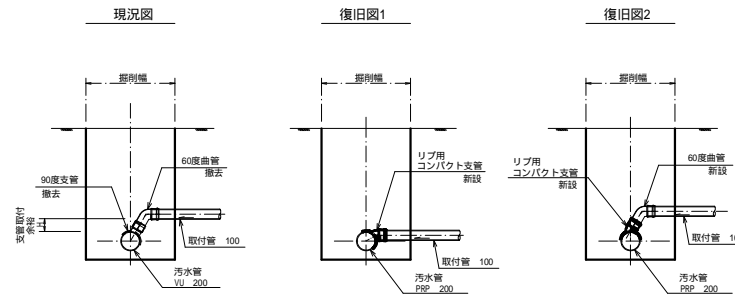


本管と取付管の高低差に応じて、曲管を使用すること。

藤沢処理分区分管布設替その1工事			
紫波郡矢巾町医大通二丁目地内			
種	管布設図・舗装復旧標準図	令和7年度	
別	縮尺	図示	NO 7
			IN 8
矢 巾 町			


マンホール標準図

組立式マンホール


組立式 1 号マンホール S=1:30

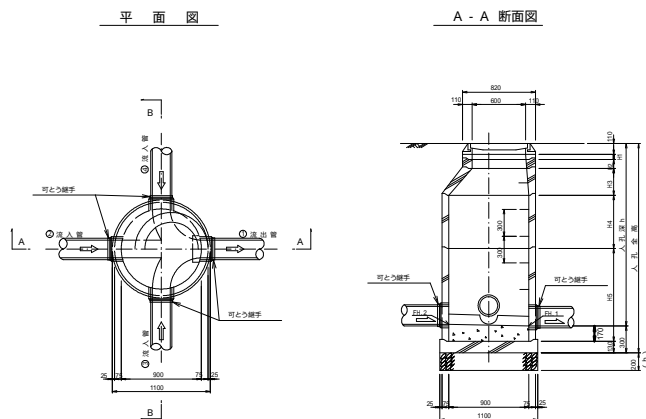

注) 鉄蓋荷重T-25とする



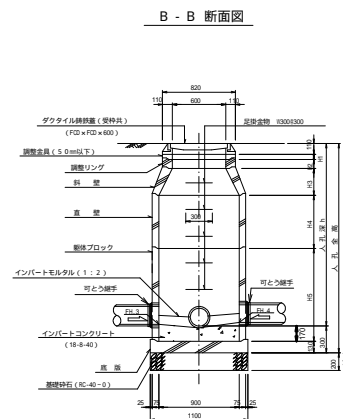


副管撤去工

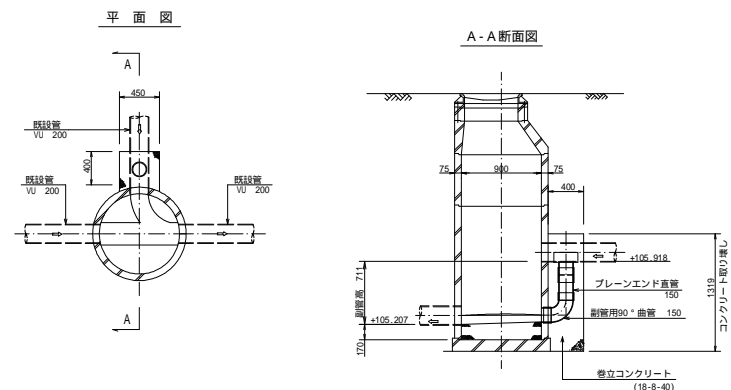


小型レジンコンクリート製マンホール標準構造図 S=1:20

組立式0号マンホール S=1:30

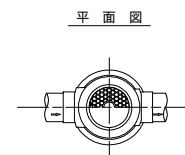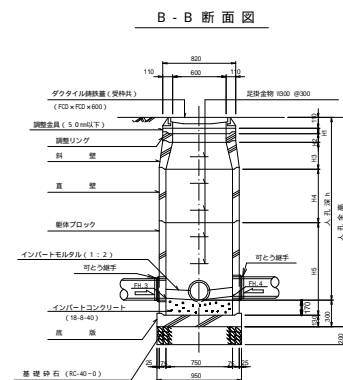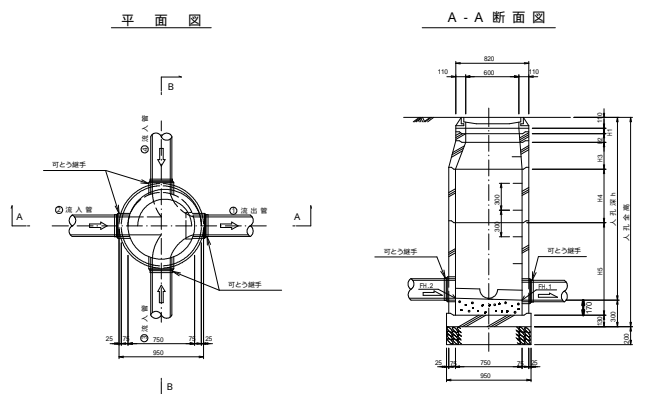

縦断面図

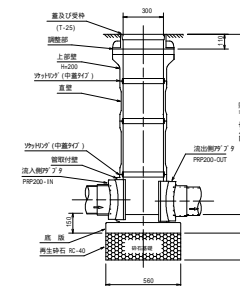

藤沢処理分区分渠布設替その1工事			
紫波郡矢巾町区大通二丁目地内			
種 別	マンホール標準図		令和7年度
	縮尺	図示	NO 8
			IN 8
矢 巾 町			